



Térreo  
Escala 1 : 50


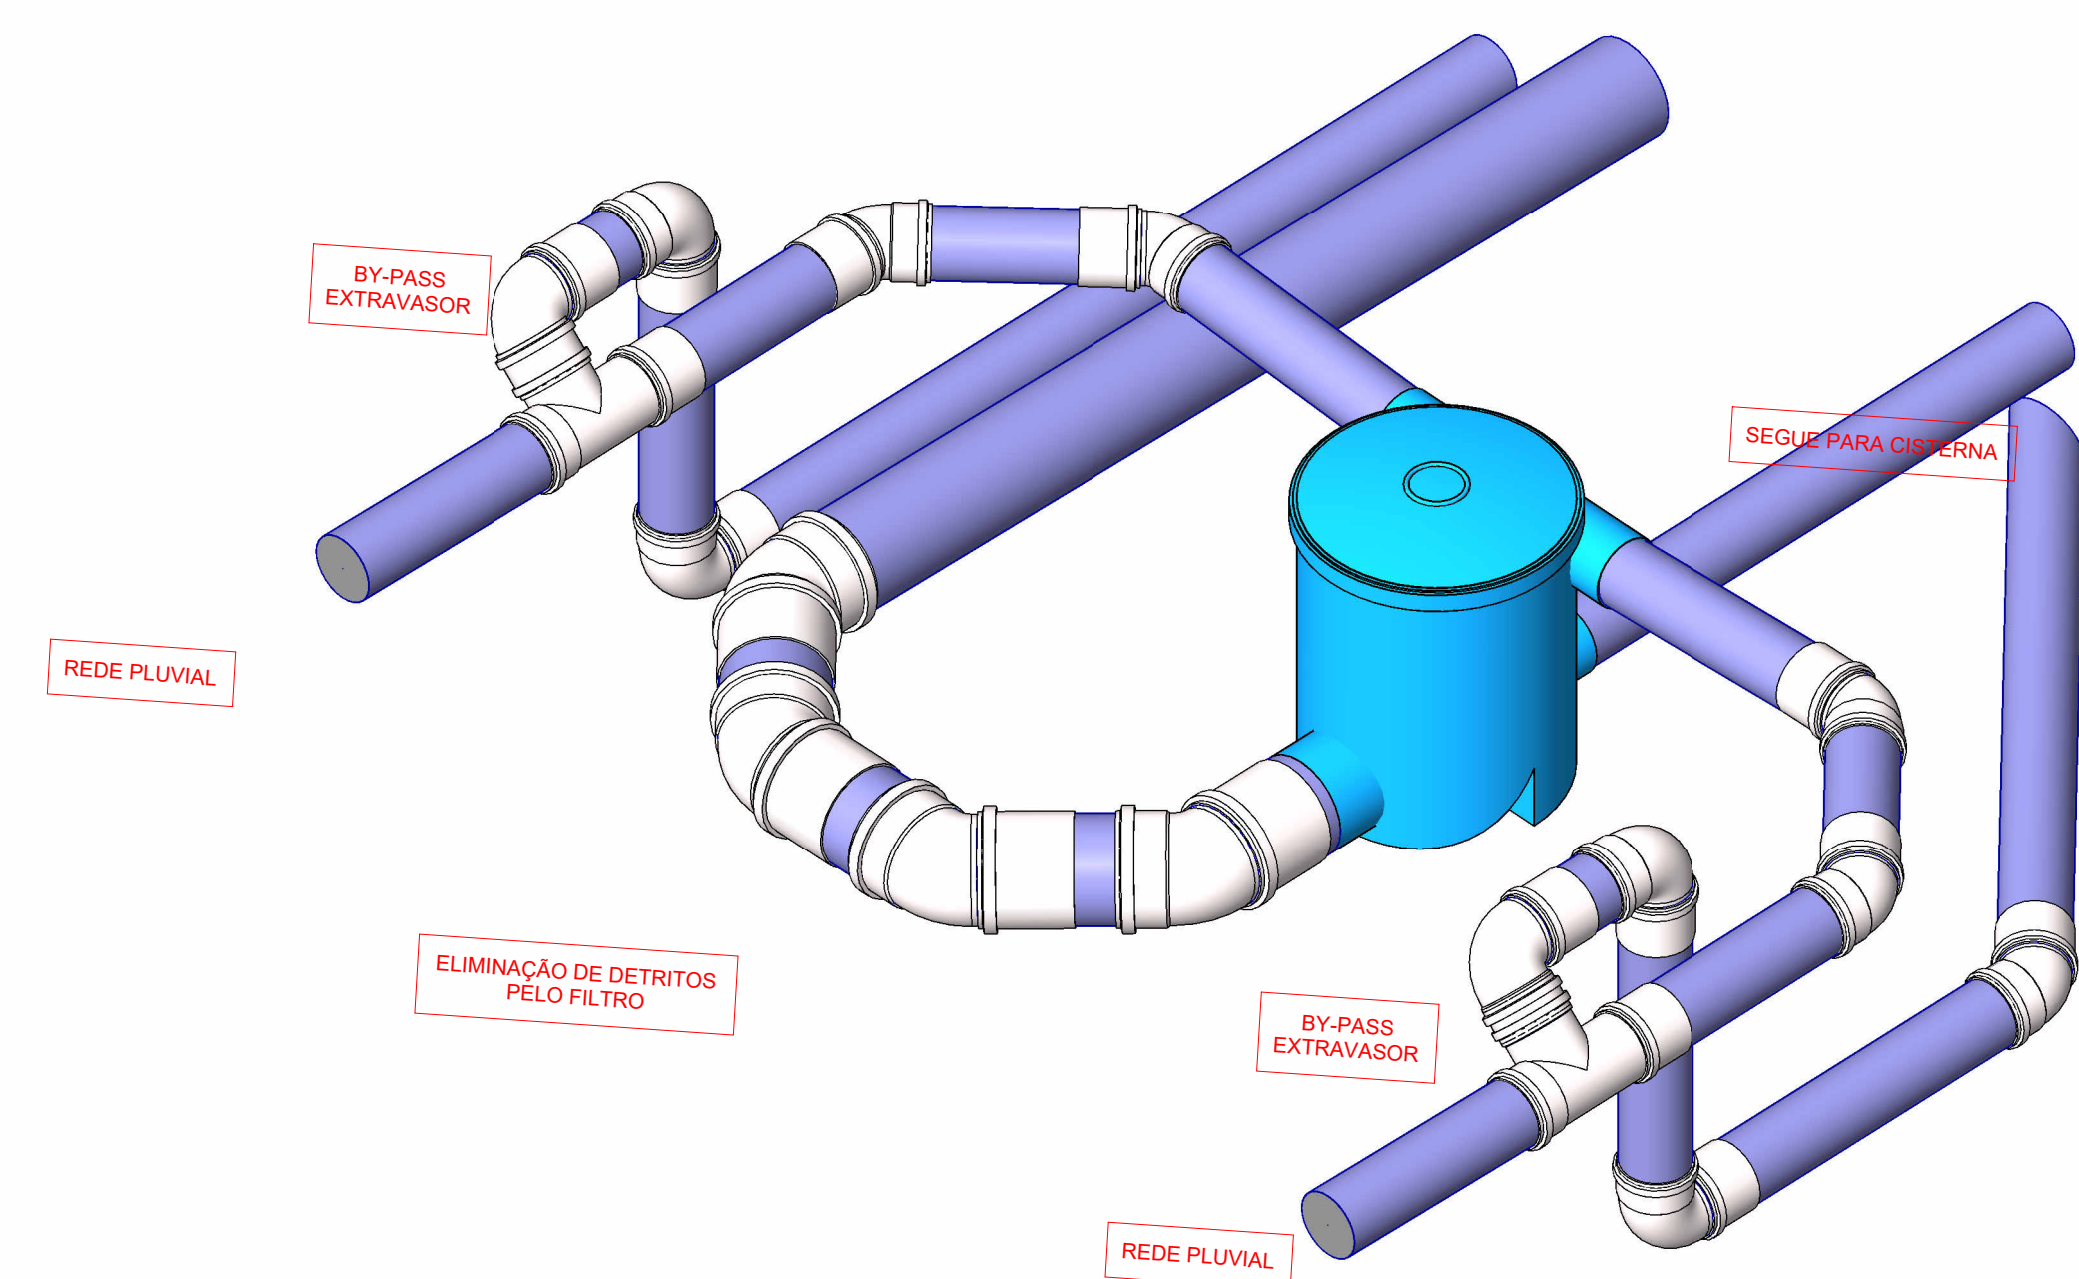


Filtro VF-1  
Escala

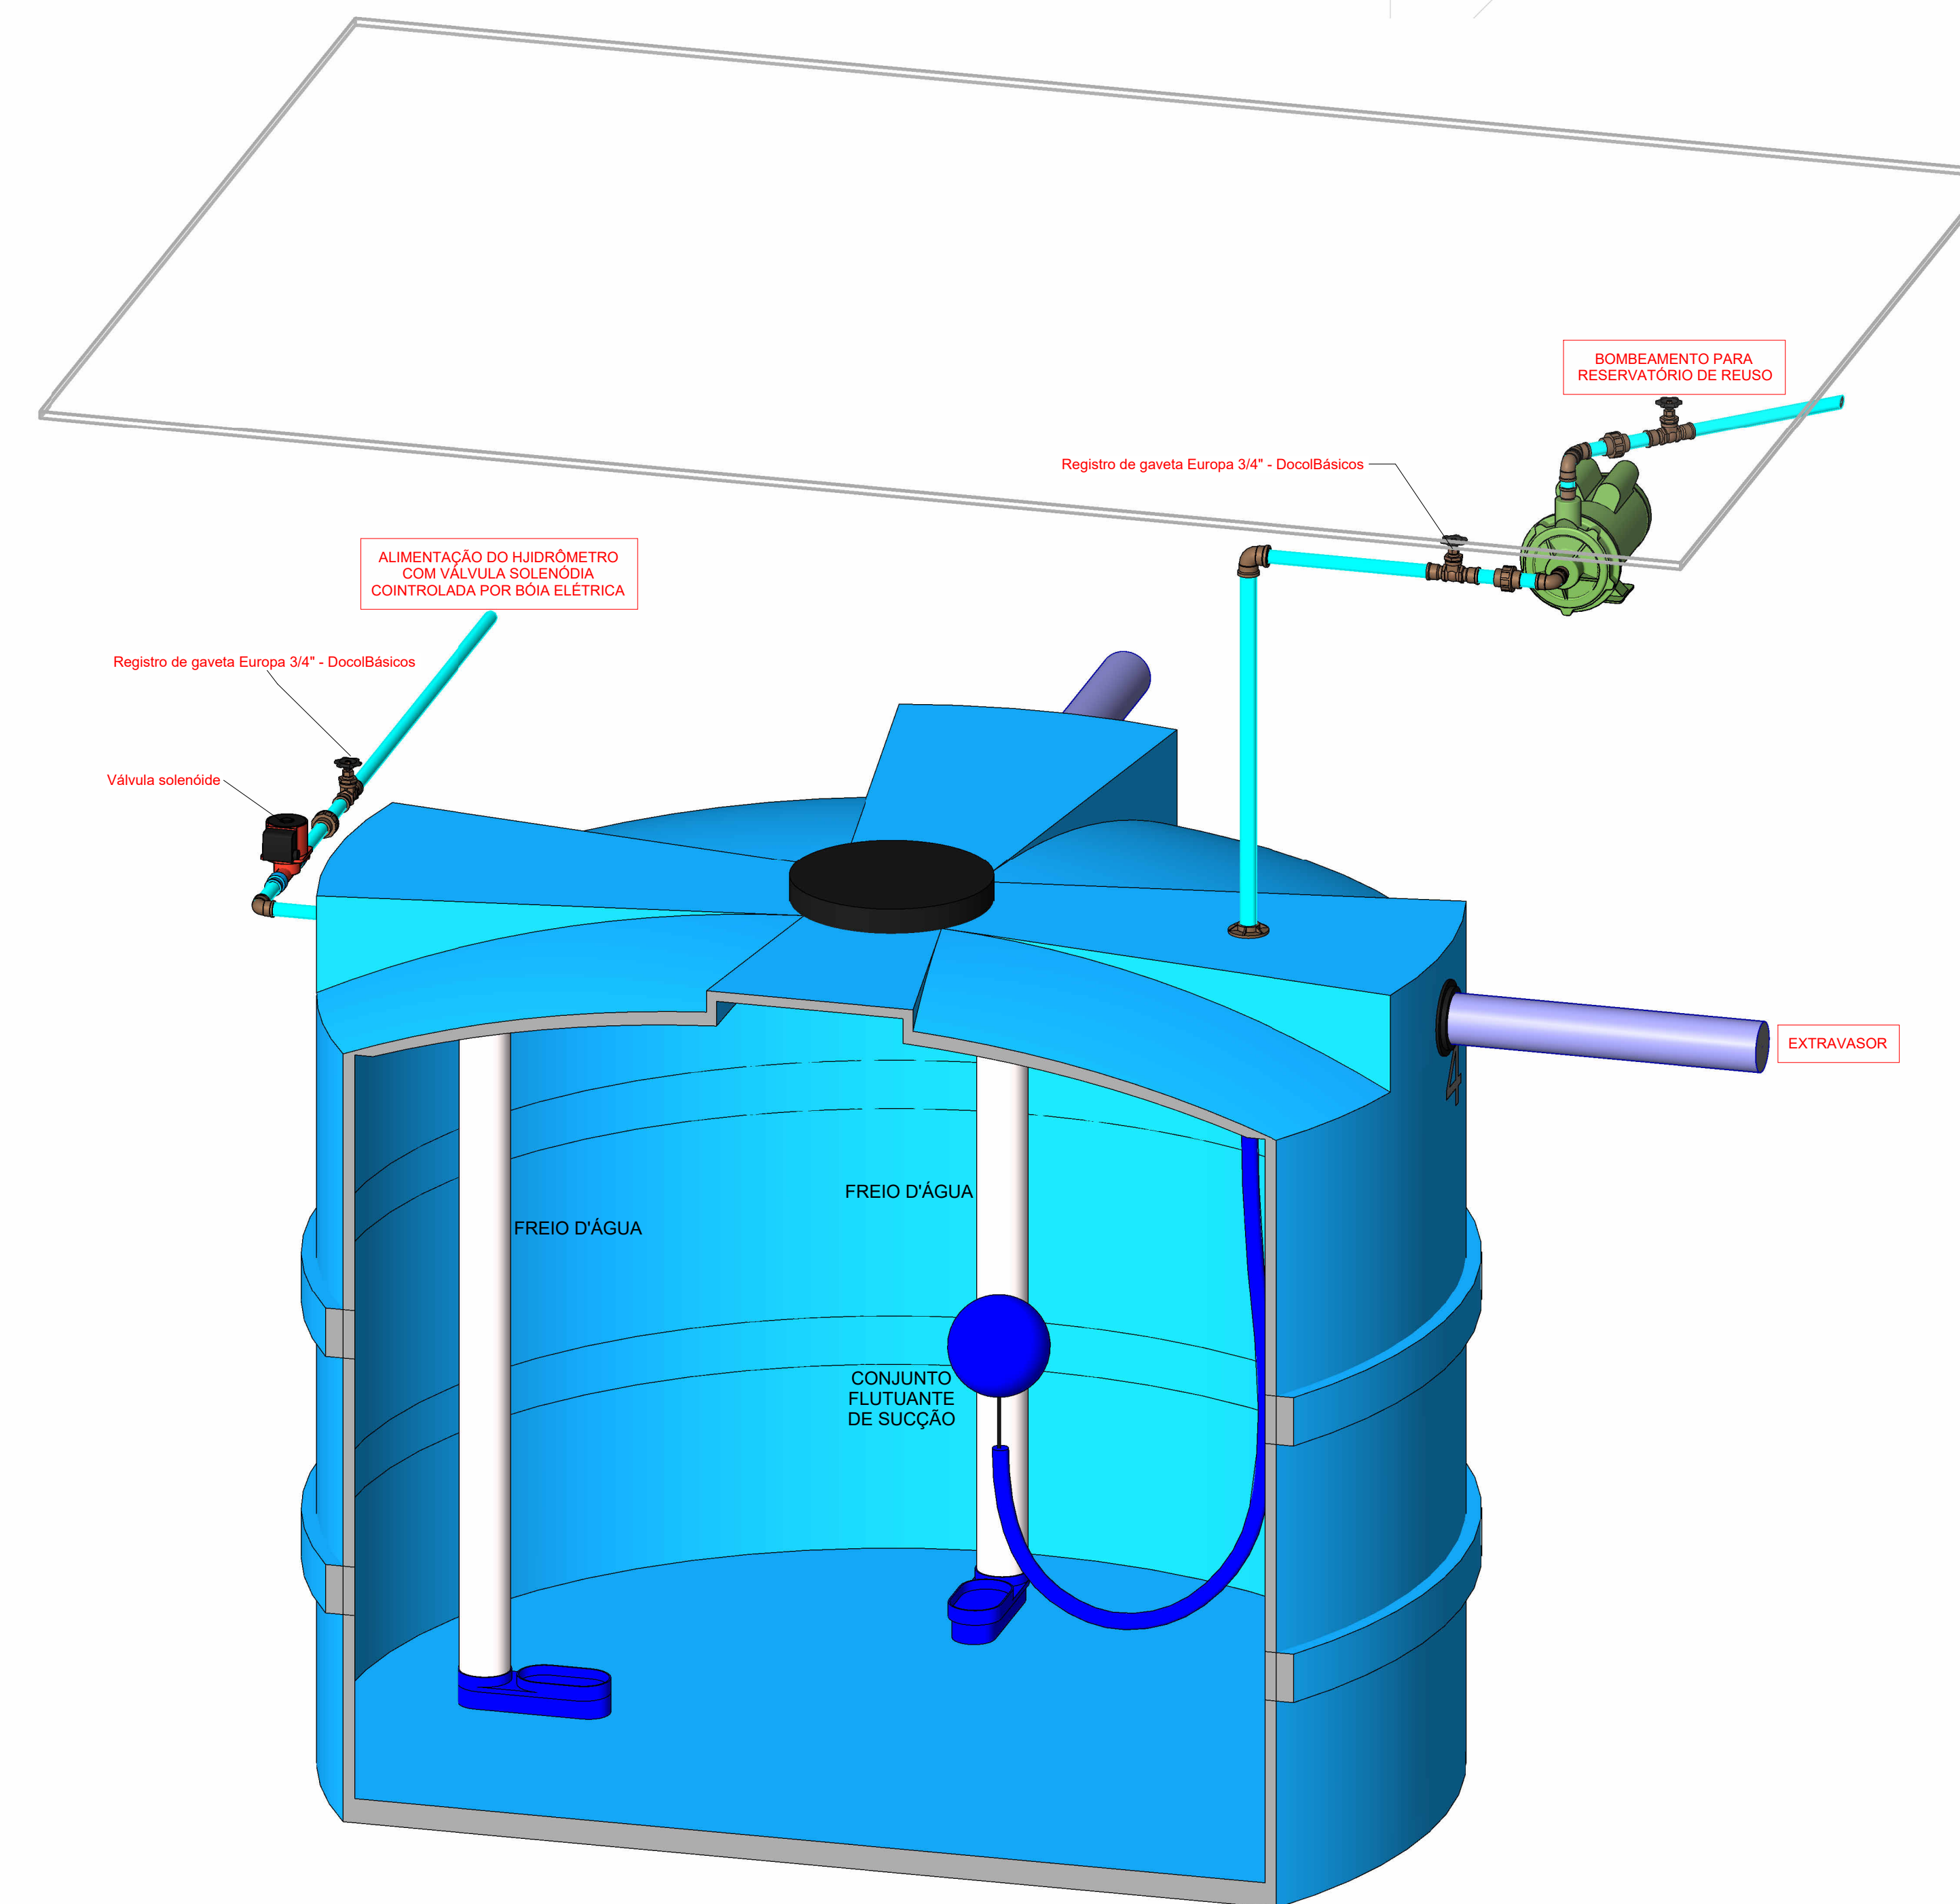


Sistema cisterna  
Escala

### SISTEMA DE REALIMENTAÇÃO DA REDE

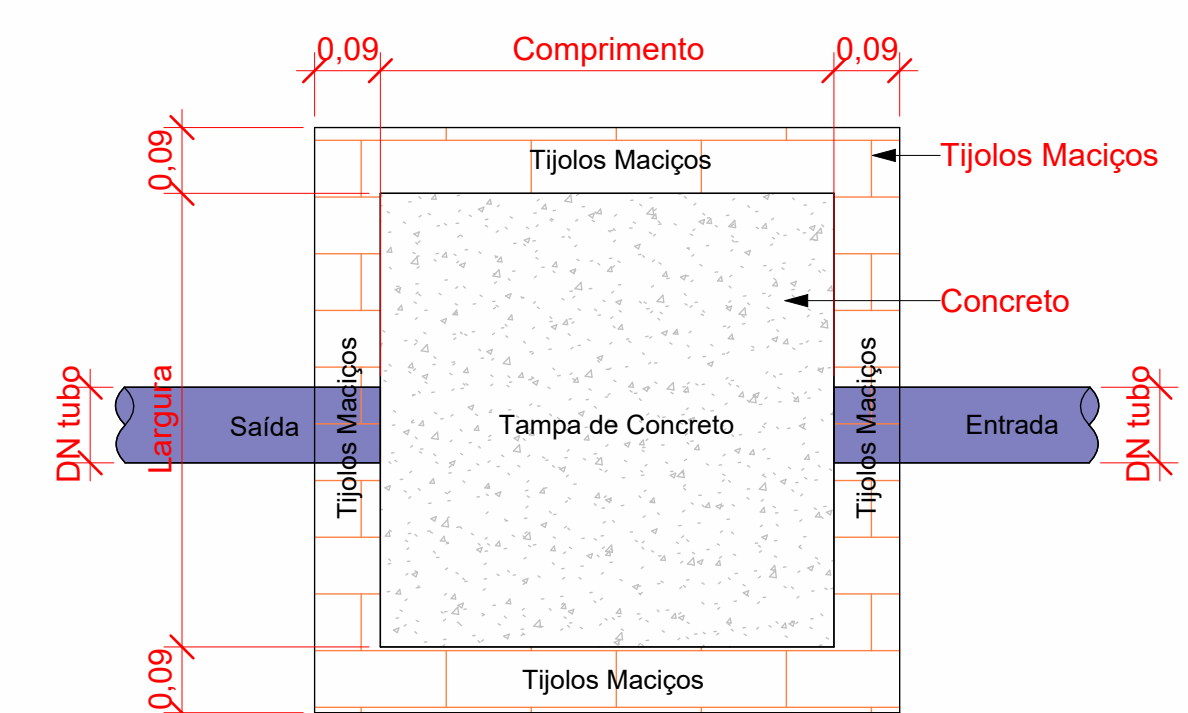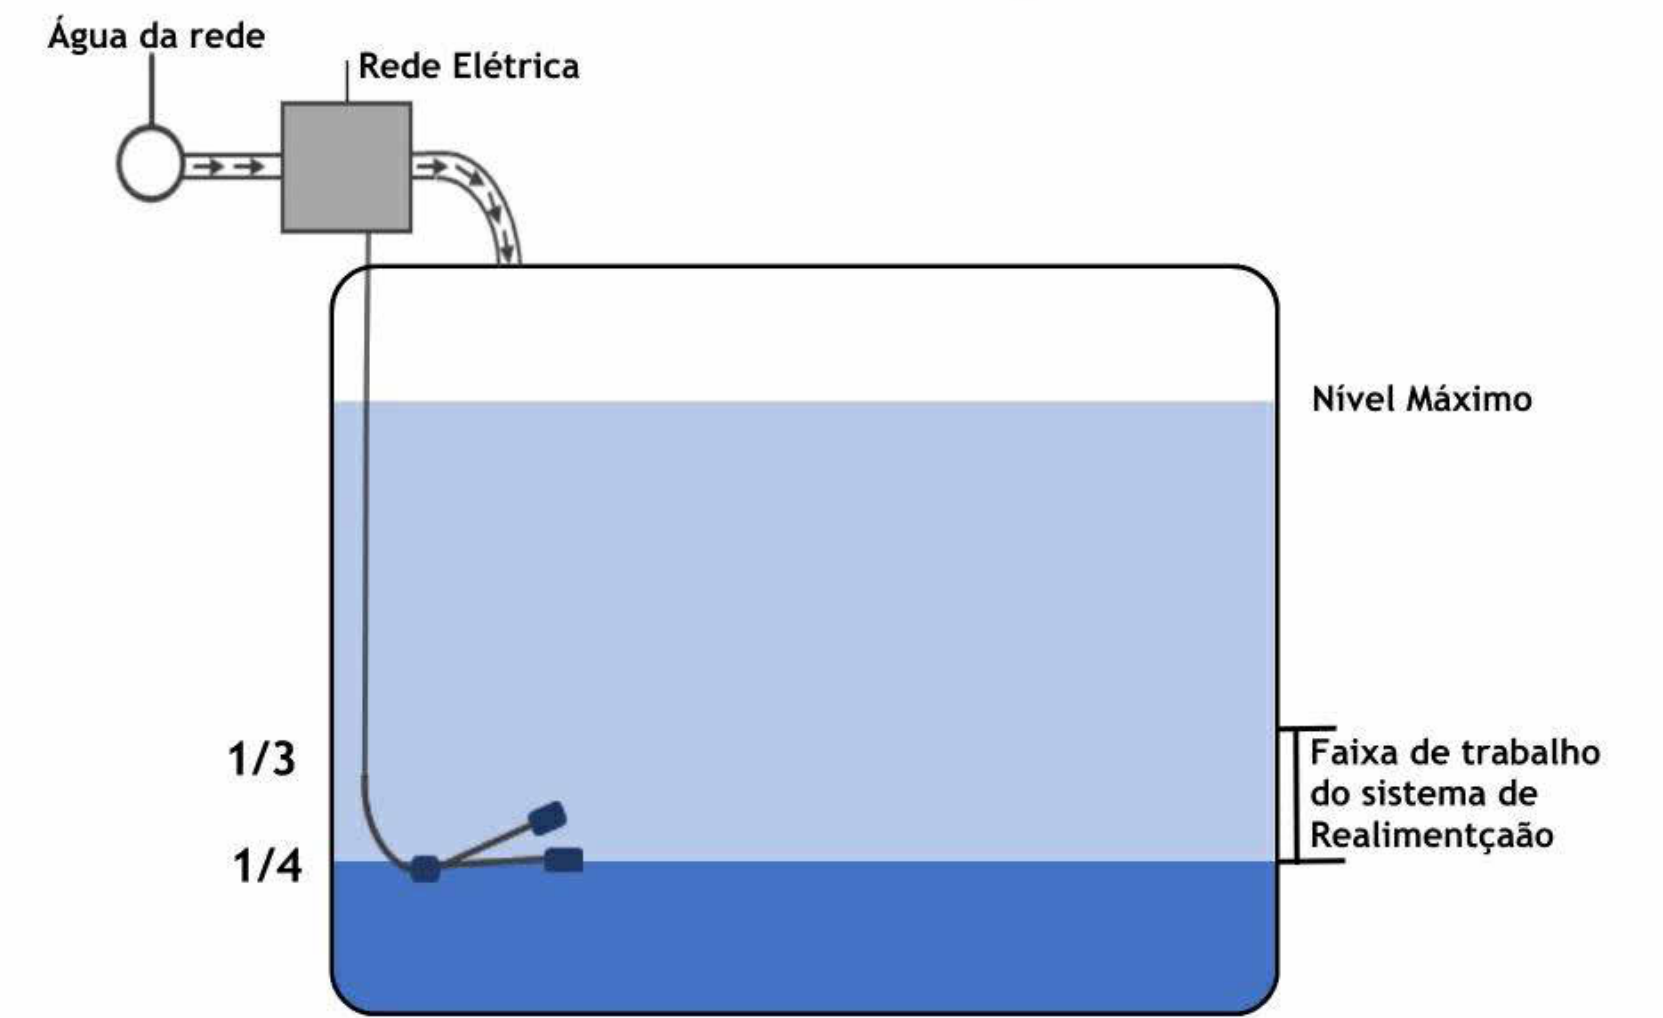

Planta Baixa - Caixa de Passagem Pluvial  
1 : 10

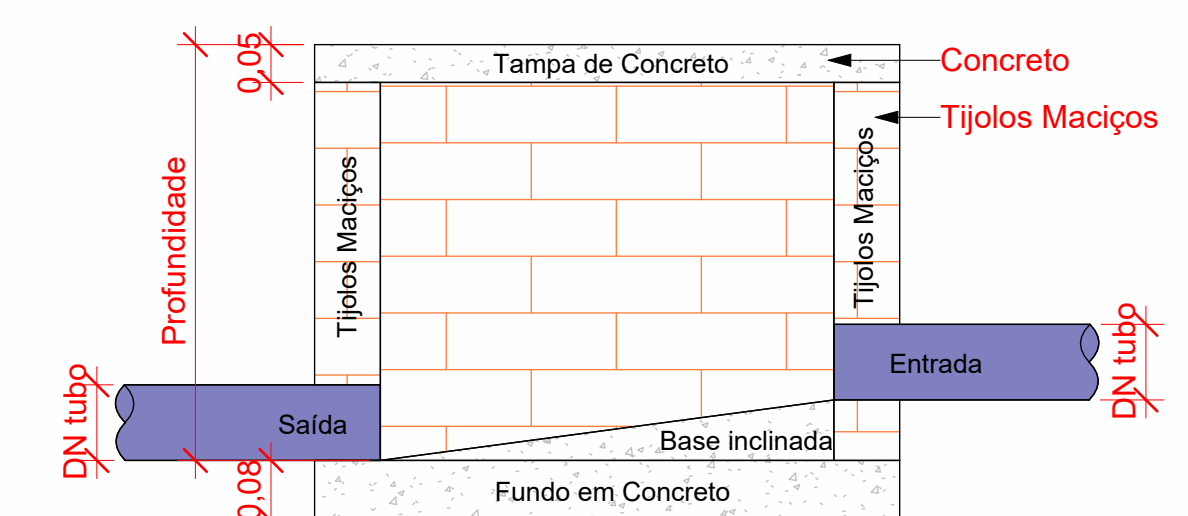

Corte lateral - Caixa de Passagem Pluvial  
1 : 10  
Inspeção - CP Alvenaria s/ Greiha  
Escala 1 : 10

Cores	Tipos de sistema
Blue	Água fria - Extravasor
Green	Água fria - Abastecimento
Red	Pluvial
Yellow	Reuso

### HIDROSSANITÁRIO

OBRA:  
Unidade Básica de Saúde Rachadel  
PROPRIETÁRIO:  
Município de Antônio Carlos  
ENGENHEIRO:  
Rua Nilton Cleárgio Schmitz, s/n, Bairro Rachadel - Antônio Carlos/SC

Município de Antônio Carlos  
Rua Antônio Pedro da Oliveira, nº 198  
Bairro São José - Antônio Carlos/SC  
Fone: (51) 3364.4444 - (51) 3364.4444  
contato@quatrod.com.br

Tabela de revisão	
Nº	Descrição
1	Alteração da rede de reuso

### TÉRREO E DETALHES PLUVIAIS

Desenhada por  
Guil Minuzzo  
Data  
23/03/2023  
Escala  
Conforme Indicado

HID 06/07